

REGIONE SICILIANA

ASSESSORATO DEL TURISMO DELLE COMUNICAZIONI E DEI TRASPORTI
DIPARTIMENTO TURISMO, SPORT E SPETTACOLO

COMUNE DI CORLEONE

(CITTÀ METROPOLITANA DI PALERMO)

ASSESSORATO TURISMO SPORT E SPETTACOLO - ASSESSORATO LL.PP.
UFFICIO TECNICO - AREA 3 - RIPARTIZIONE LL.PP.

PROGETTO ESECUTIVO



LAVORI DI MANUTENZIONE STRAORDINARIA ED ADEGUAMENTO FUNZIONALE
DELLE STRUTTURE ALL'INTERNO DEL COMPLESSO SPORTIVO
IN CONTRADA SANTA LUCIA

TAVOLA **P9**

SCALA
1:100-1:10

PARERI:

ELABORATO
**PROGETTO
IMPIANTO
FOTOVOLTAICO
CORPO SPOGLIATOIO**

PROGETTISTA:


Arch. Enrico GIULOTTA

Geom. Calogero LEONE

RESP. LE UNICO DEL PROCEDIMENTO

Geom. Paolo RUSSO

COMUNE DI CORLEONE - PIAZZA GARIBALDI, 1 90034 (PA)
TEL. 091/7482435

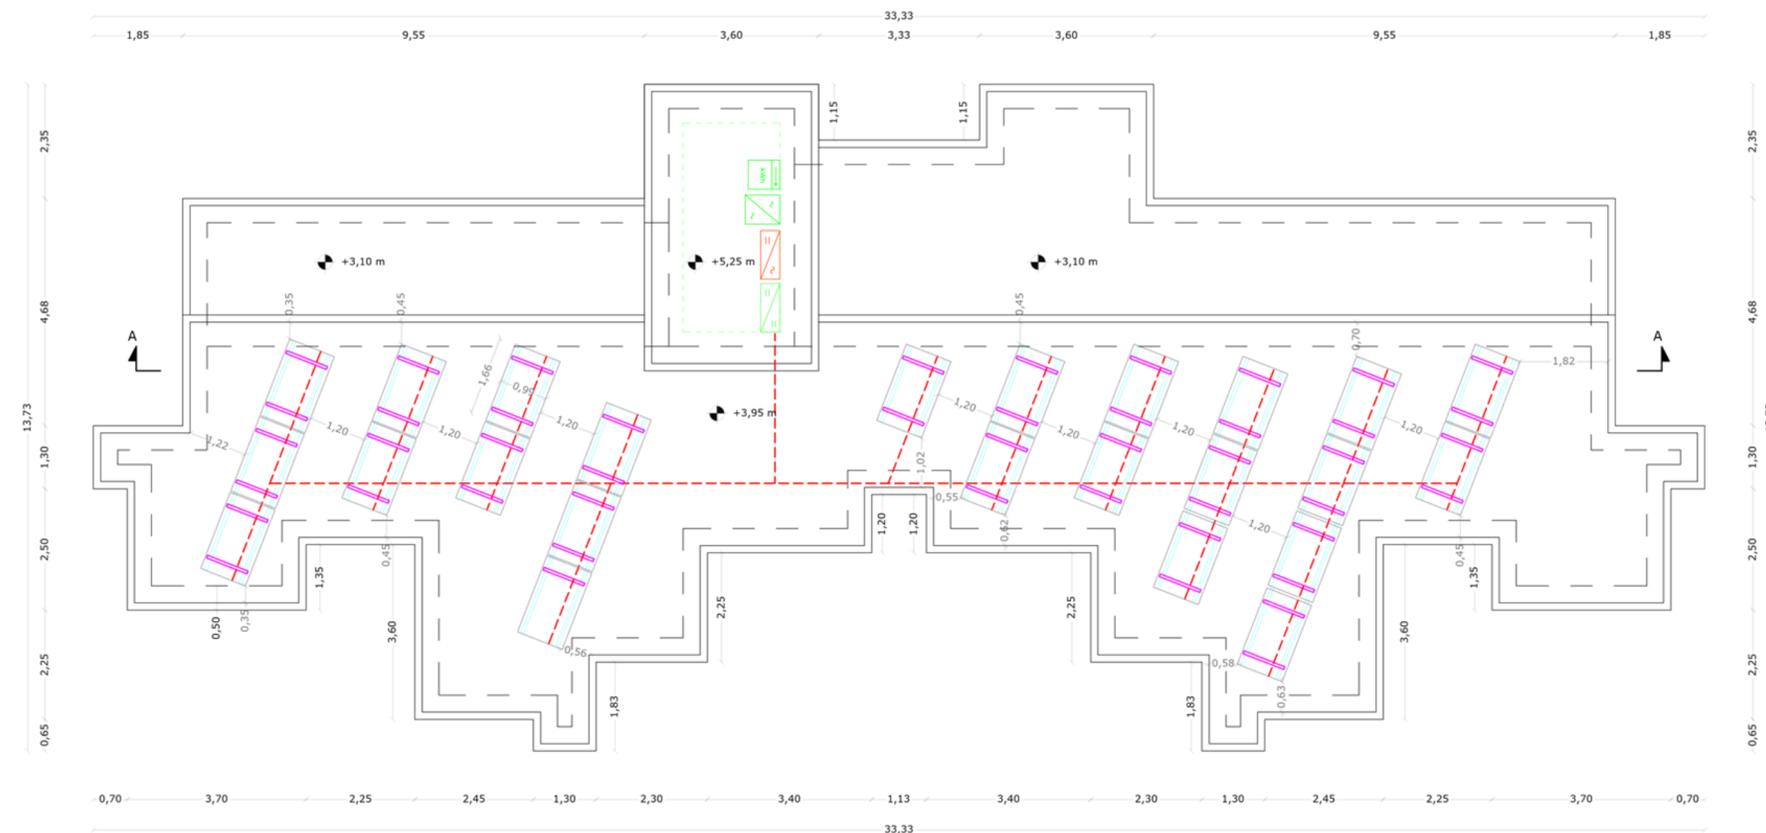


Tipologia modulo fotovoltaico in silicio policristallino da 250 Wp, (misure 166 x 99 cm), con n°60 celle per modulo.
Completo di cavo e multicontact.
Struttura in alluminio anodizzato resistente a torsione.

PIANTA COPERTURE



LEGENDA DEI SIMBOLI	
	Pannello fotovoltaico da 250 Wp in silicio policristallino
	Struttura di supporto ed ancoraggio a triangolo in alluminio anodizzato 1000x60x2mm
	Barella di supporto ed ancoraggio in alluminio profilato 40x40x2mm
	Conduttura elettrica in canale metallico chiuso 75x75 mm con cavi FG21M21 da 6 mm ²
	Quadro di campo Qcc
	Inverter CC/CA - 6.00 kW - 220/380 V - 50 Hz
	Quadro di parallelo QAC
	Misuratore di energia prodotta installato da Enel distribuzione S.p.A.
	Misuratore di energia immessa e prelevata installato da Enel distribuzione S.p.A. (L'ubicazione di tale contatore è stabilita da Enel Distribuzione)

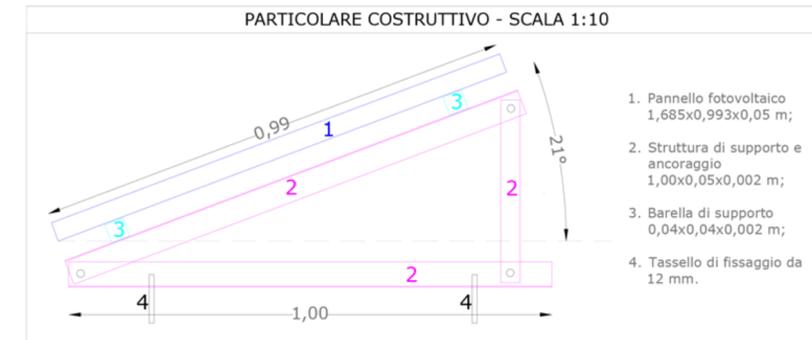

SCHEMA UNIFILARE

Connessione Trifase in BT, protezione di interfaccia (PI) unica ed esterna al convertitori c.c./c.a.

DATI GENERALI

COMMITTENTE	
TECNICO	
TAVOLA	Schema unifilare dell'impianto

DATI IMPIANTO

NOME IMPIANTO	
LOCALITA'	CORLEONE
INDIRIZZO	CONTRADA SANTA LUCIA
POTENZA	6.00 kW

Legenda dei simboli

	Inverter
	Stringa
	Contatore
	Interruttore magnetotermico sezionatore
	SPD
	Fusibile
	Contattore
	Sistema di protezione di interfaccia
	Interruttore magnetotermico differenziale
	Interruttore magnetotermico

DG: Dispositivo Generale
DDI: Dispositivo di interfaccia
DDG: Dispositivo del Generatore

